

TAMPO E SAIA FRONTAL
EM GRANITO PRETO SÃO GABRIEL


PISTA AQUECIDA
10 GNs 2/4 EM AÇO INOX

PROTECTOR SALIVAR EM AÇO INOX
E VIDRO TEMPERADO,
MODELO 811 ALPHA CENTRAL
195x75x61,2 cm, ILUMINAÇÃO 2.700K,
MARCA GLASART OU EQUIVALENTE. FIXAR E
FAZER FURO PARA CABO DE ELÉTRICA
CONFORME INSTRUÇÕES DO FABRICANTE

PLANTA BAIXA

NÍVEL 120

ESCALA - 1:20

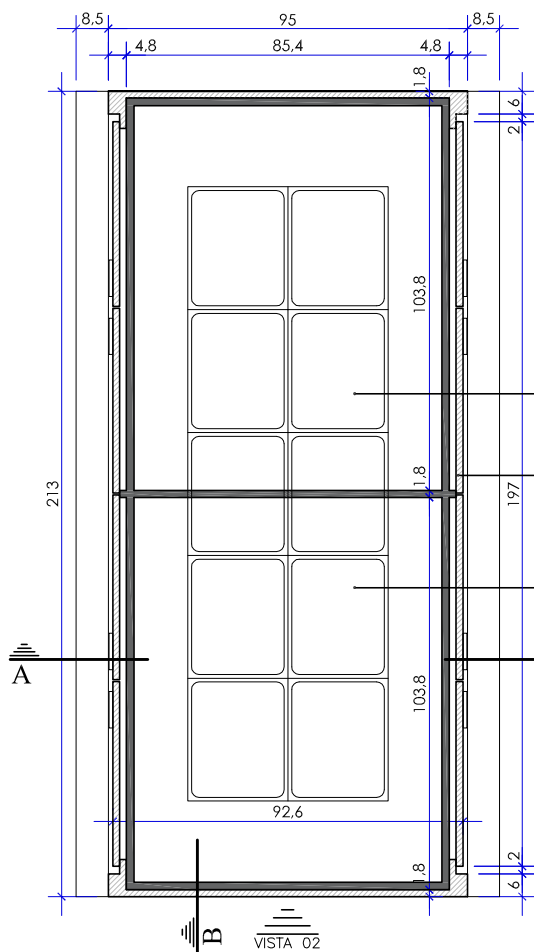

PRATELEIRAS INTERNAS

REVESTIMENTO EXTERNO E
INTERNO EM MDF MELAMÍNICO BP
NOCE AMÊNDOA
REF. DURATEX (OU EQUIVALENTE)

PROJEÇÃO DA PISTA
AQUECIDA

PLANTA BAIXA

NÍVEL 50

ESCALA - 1:20



SERVICO SOCIAL DO COMÉRCIO
DEPARTAMENTO REGIONAL
GERÊNCIA DE ENGENHARIA E ARQUITETURA - GEA
Rua Felipe Schmidt, 785 - Centro - Florianópolis - CEP 88010-002

Projeto: PISTA PISTA AQUECIDA
- MC13

PLANTAS BAIXAS

*Todas as medidas devem ser conferidas "in loco" antes da execução dos projetos.
*Qualquer alteração do projeto só poderá ser feita com autorização da Gerência de Engenharia e Arquitetura do SESC.

Escala: 1/20
Data: SET/2024

Prancha: 01/03